


乌审旗体育事业发展中心文体馆消防水泵房坐标示意图

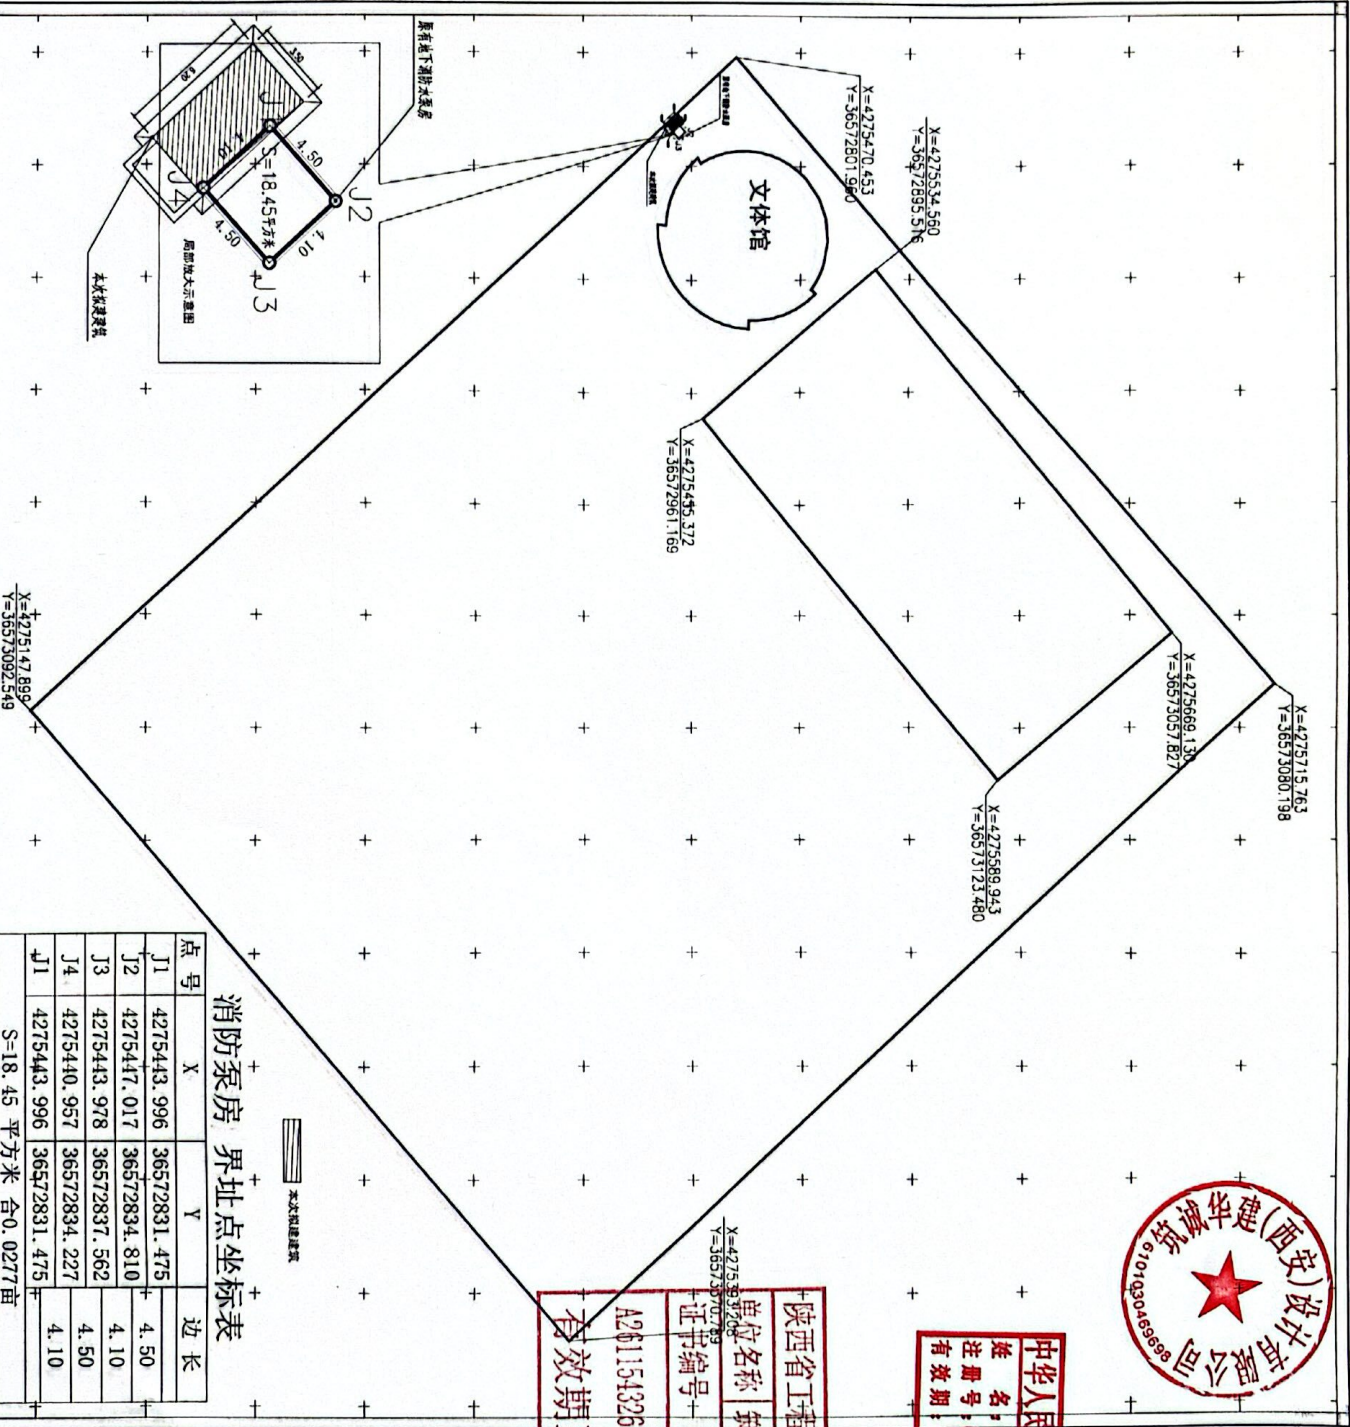

消防水泵房 界址点坐标表

点号	X	Y	边长
J1	4275443.996	36572831.475	4.50
J2	4275447.017	36572834.810	4.10
J3	4275443.978	36572837.562	4.50
J4	4275440.957	36572834.227	4.10
J1	4275443.996	36572831.475	4.10

S=18.45 平方米 合0.0277亩

陕西省工程勘察设计单位出图专用章
单位名称 陕西华建(西安)设计有限公司
证书编号 A261154326
工程类别 工程设计
资质等级 乙级
有效期至 2028年02月07日

中华人民共和国一级注册建筑师
姓名 王平
注册号 6115432-003
有效期至 2027年06月

陕西恒华建筑设计有限公司
SHAANXI HENGHUA DESIGN INSTITUTE CO., LTD.
No. 10, Changshu East Street, Ordos City, Inner Mongolia Autonomous Region, China
Tel: 0477-3970773
Fax: 0477-3970773
E-mail: hhd@hhd.com.cn
www.hhd.com.cn

2026年5月数字化制图

说明: 本图采用2000国家大地坐标系, 国家大地高程基准。

编制人	张玉华	专业	建筑设计
审核人	王立伟	专业	建筑设计
校对	白志军	专业	建筑设计
设计人	张玉华	专业	建筑设计
制图	张玉华	专业	建筑设计
日期	2024.09	比例	1:50
图号	01	图名	消防水泵房